


# PLANTA INSTALACIÓN SANITARIA

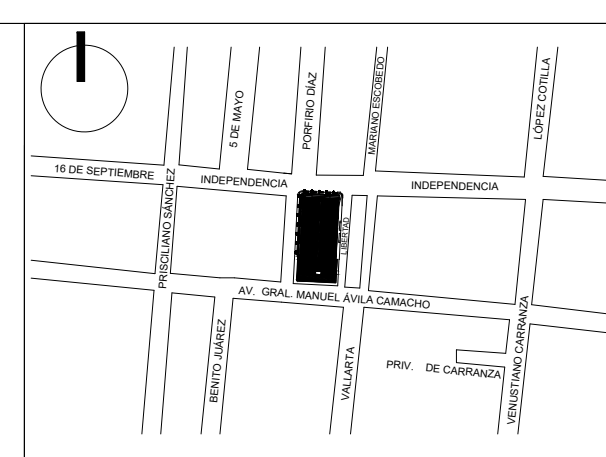

UBICACIÓN: INDEPENDENCIA  
SAYULA, JALISCO

**MERCADO MUNICIPAL**  
PROPIETARIO:  
H. AYUNTAMIENTO DE SAYULA



PROYECTO:  
OBRAS PÚBLICAS  
PROYECTO ESTRUCTURAL:  
ING. JONATHAN FLORES MORENO  
CED. PROF. 8097952 R.O.P. 292  
DIRECTOR DE OBRAS PÚBLICAS:  
ING. RODRIGO PONCE BERNABE  
CONTENIDO:  
PLANTA HIDROSANITARIA

TABLA DE SUPERFICIES:	
PA. 2,505.00 M2	TOTAL: 2,505.00 M2

- SIMBOLOGÍA HIDROSANITARIA:
- REGISTRO DE AGUAS NEGRAS
  - ARRETERO
  - LINEA DE AGUA PLUVIAL
  - LINEA DE AGUA CALIENTE
  - LINEA DE AGUA FRÍA
  - LINEA DE INSTALACIÓN SANITARIA
  - BAP: BAJA AGUA PLUVIAL
  - BAN: BAJA AGUA NEGRA

FECHA:  
DICIEMBRE 2019

CLAVE:  
**ARQ-08**  
ESCALA: 1:100 ACOTACIÓN: METROS

LAMINA:  
**8**



**SAYULA**  
AYUNTAMIENTO 2018-2021