



1

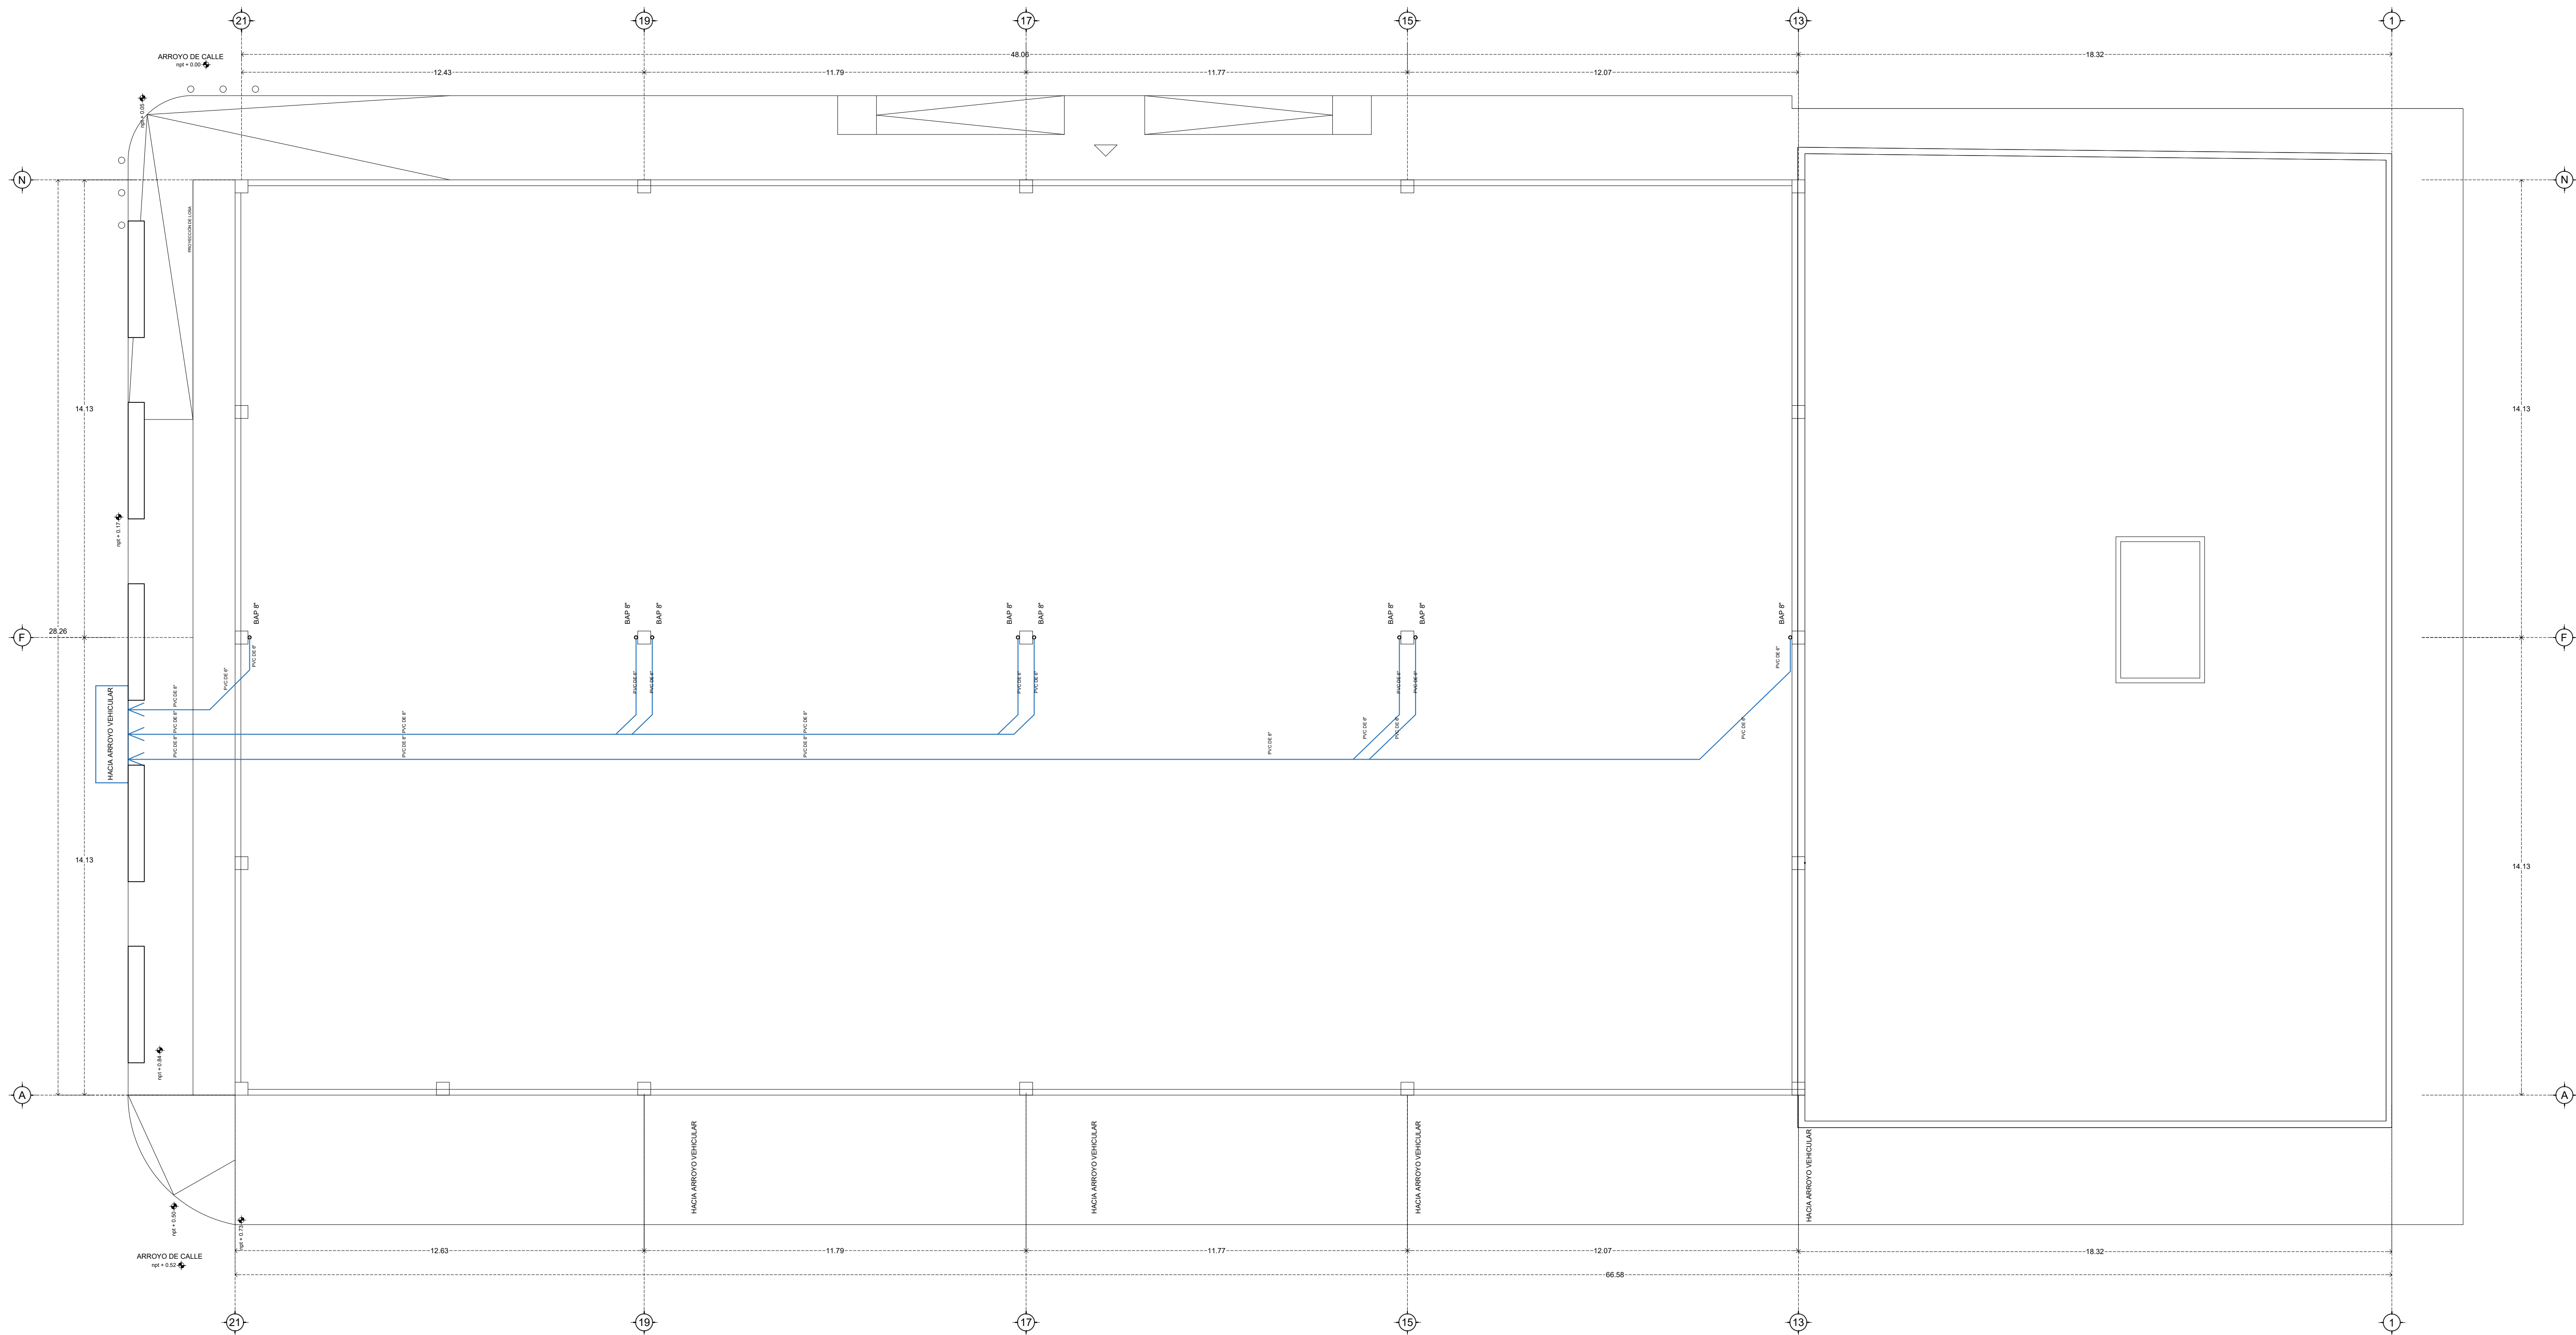

PLANTA INSTALACIÓN PLUVIAL

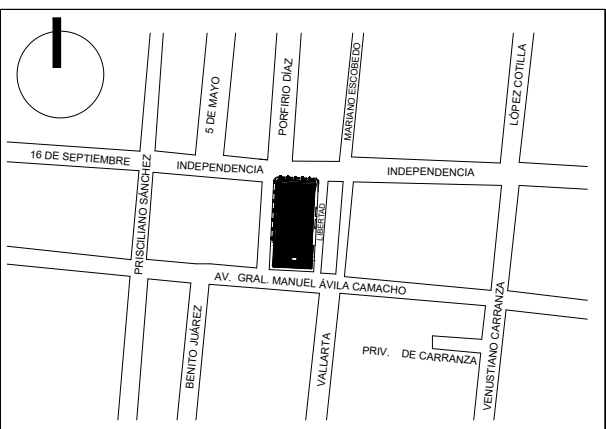

UBICACIÓN: INDEPENDENCIA
S A Y U L A , J A L I S C O

MERCADO MUNICIPAL
PROPIETARIO:
H. AYUNTAMIENTO DE SAYULA



PROYECTO:
OBRAS PÚBLICAS
PROYECTO ESTRUCTURAL:
ING. JONATHAN FLORES MORENO
CED. PROF: 8087952 R.O.P. 292
DIRECTOR DE OBRAS PÚBLICAS:
ING. RODRIGO PONCE BERNABE
CONTENIDO:
PLANTA DE INSTALACIÓN PLUVIAL

TABLA DE SUPERFICIES:	
PA: 2,505.00 M2	TOTAL: 2,505.00 M2

- SIMBOLOGÍA HIDROSANITARIA:
- REGISTRO DE AGUAS NEGRAS
 - ARENERO
 - LINEA DE AGUA PLUVIAL
 - LINEA DE AGUA CALIENTE
 - LINEA DE AGUA FRIA
 - LINEA DE INSTALACION SANITARIA
 - BAP: BAJA AGUA PLUVIAL
 - BAN: BAJA AGUA NEGRA

FECHA:
DICIEMBRE 2019

CLAVE:
ARQ-07
ESCALA: 1:100 ACOTACIÓN: METROS

LAMINA:
7

