


# PLANTA AZOTEAS E INSTALACIÓN PLUVIAL



UBICACIÓN: INDEPENDENCIA  
S A Y U L A , J A L I S C O

**MERCADO MUNICIPAL**  
PROPIETARIO:  
H. AYUNTAMIENTO DE SAYULA

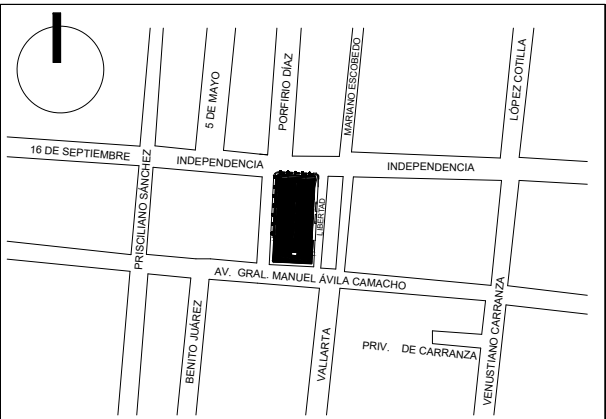

PROYECTO:  
**OBRAS PÚBLICAS**  
PROYECTO ESTRUCTURAL:  
**ING. JONATHAN FLORES MORENO**  
CED. PROF.: 8097952 R.O.P. 292  
DIRECTOR DE OBRAS PÚBLICAS:  
**ING. RODRIGO PONCE BERNABE**  
CONTENIDO:  
PLANTA DE AZOTEAS E INSTALACIÓN PLUVIAL

TABLA DE SUPERFICIES:	
PA. 2,505.00 M2	TOTAL: 2,505.00 M2

SIMBOLOGÍA HIDROSANITARIA:	
	REGISTRO DE AGUAS NEGRAS
	ARENERO
	LINEA DE AGUA PLUVIAL
	LINEA DE AGUA CALIENTE
	LINEA DE AGUA FRIA
	LINEA DE INSTALACION SANITARIA
	BAP BAJA AGUA PLUVIAL
	BAN BAJA AGUA NEGRA

FECHA:  
DICIEMBRE 2019

CLAVE:  
**ARQ-06**  
ESCALA: 1:100 ACOTACIÓN: METROS

LAMINA:  
**6**

